




SITUACE STAVBY 1:1000

LEGENDA:

-  zdokumentované studny
-  studny navrhované k monitoringu

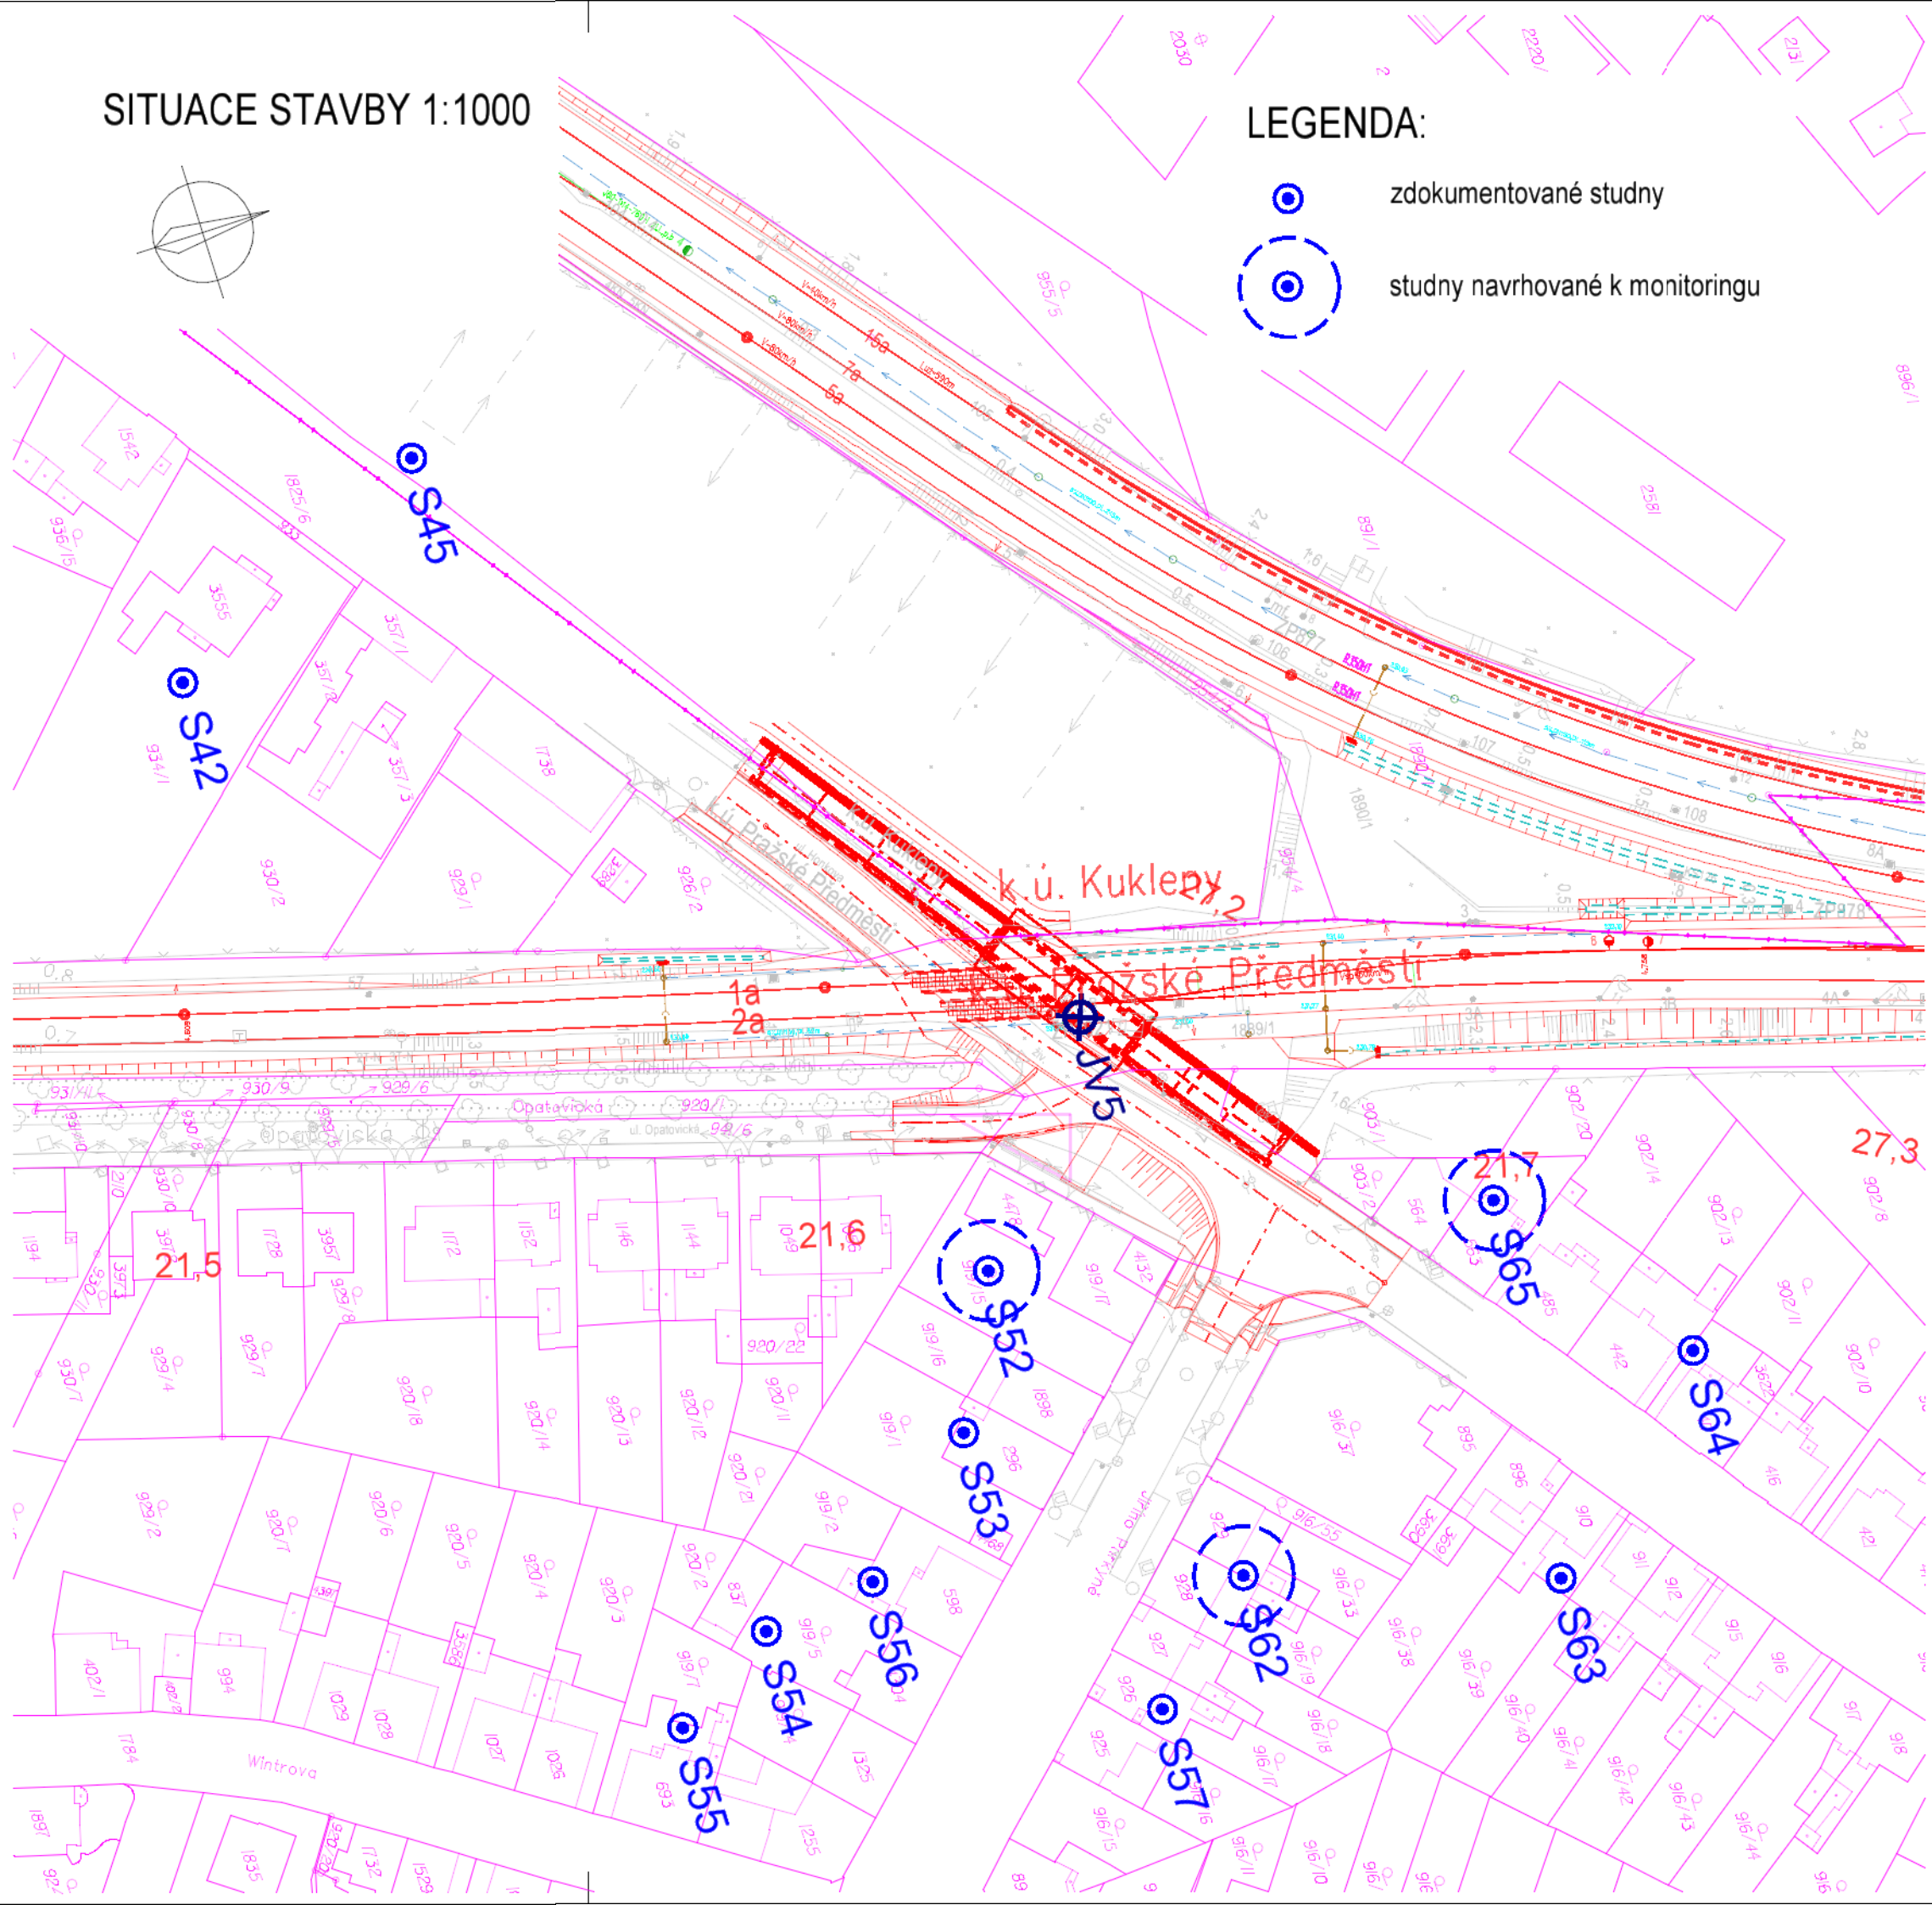

# SO 210-81-01 ČÁST E.1.5.3

PO PŘIPOMÍNKÁCH 11/2016

Číslo změny:	Obsah změny:	Datum změny:
01	-	-
02	-	-
03	-	-

Objednatel:  
 Správa železniční dopravní cesty  
 Správa železniční dopravní cesty, státní organizace  
 Dlážděná 1003/7  
 110 00 Praha 1

Objednatel:  
 HRADEC KRÁLOVÉ  
 Statutární město Hradec Králové  
 Československé armády 408  
 502 00 Hradec Králové

Generální projektant:  
 SUDOP PRAHA a.s.  
 Olišanská 1a, 130 80 Praha 3  
 tel.: +420 267 094 111  
 fax: +420 224 230 316  
 e-mail: praha@sudop.cz  
 Hlavní inženýr projektu:  
 ING. DANIEL FILIP  
 Garant profese:  
 ING. PETR VULTERYN *Vulteryn*

Středisko:  
 202 SILNIC A DÁLNIC

Vedoucí střediska: ING. HANA STAŇKOVÁ <i>Staňková</i>	Odpovědný projektant SO, IO, PS: ING. PETR VULTERYN <i>Vulteryn</i>	Vypracoval: ING. PETR VULTERYN <i>Vulteryn</i>	Kontroloval: ING. MARTIN KAŠPAR <i>Kašpar</i>
----------------------------------------------------------	------------------------------------------------------------------------	---------------------------------------------------	--------------------------------------------------

Název akce: <b>MODERNIZACE TRATI HRADEC KRÁLOVÉ - PARDUBICE - CHRUDIM, 2. STAVBA, ZDVOUKOLEJNĚNÍ OPATOVICE NAD LABEM - HRADEC KRÁLOVÉ</b>	Číslo smlouvy: 15-109.250
Část: HYDROTECHNICKÉ OBJEKTY	Projektový stupeň: PŘÍPRAVNÁ DOKUMENTACE
Název přílohy: <b>Situace č.1 - Podchod Honkova</b>	Datum: 03/2017
	Číslo části: E.1.5.3
	Měřítko: 1:1000
	Počet formátů: 3 x A4
	Číslo přílohy: <b>2.1</b>

DOKUMENT LZE UŽÍVAT POUZE VE SMYSLU PŘÍSLUŠNÉ SMLOUVY O DÍLO. ŽÁDNÁ JEHO ČÁST NEMŮŽE BÝT DLE ZÁKONA č.121/2000 Sb. KOPIJOVÁNA NEBO JINÝM ZPŮSOBEM ROZŠÍŘOVÁNA BEZ SOUHLASU SUDOP PRAHA a.s.

t:\tudce\_stavby\_c\_1.dgn 14.6.2017 17:15:32