





SITUACE STAVBY 1:1000

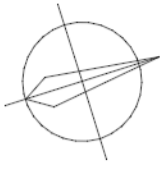

LEGENDA:

-  zdokumentované studny
-  studny navrhované k monitoringu

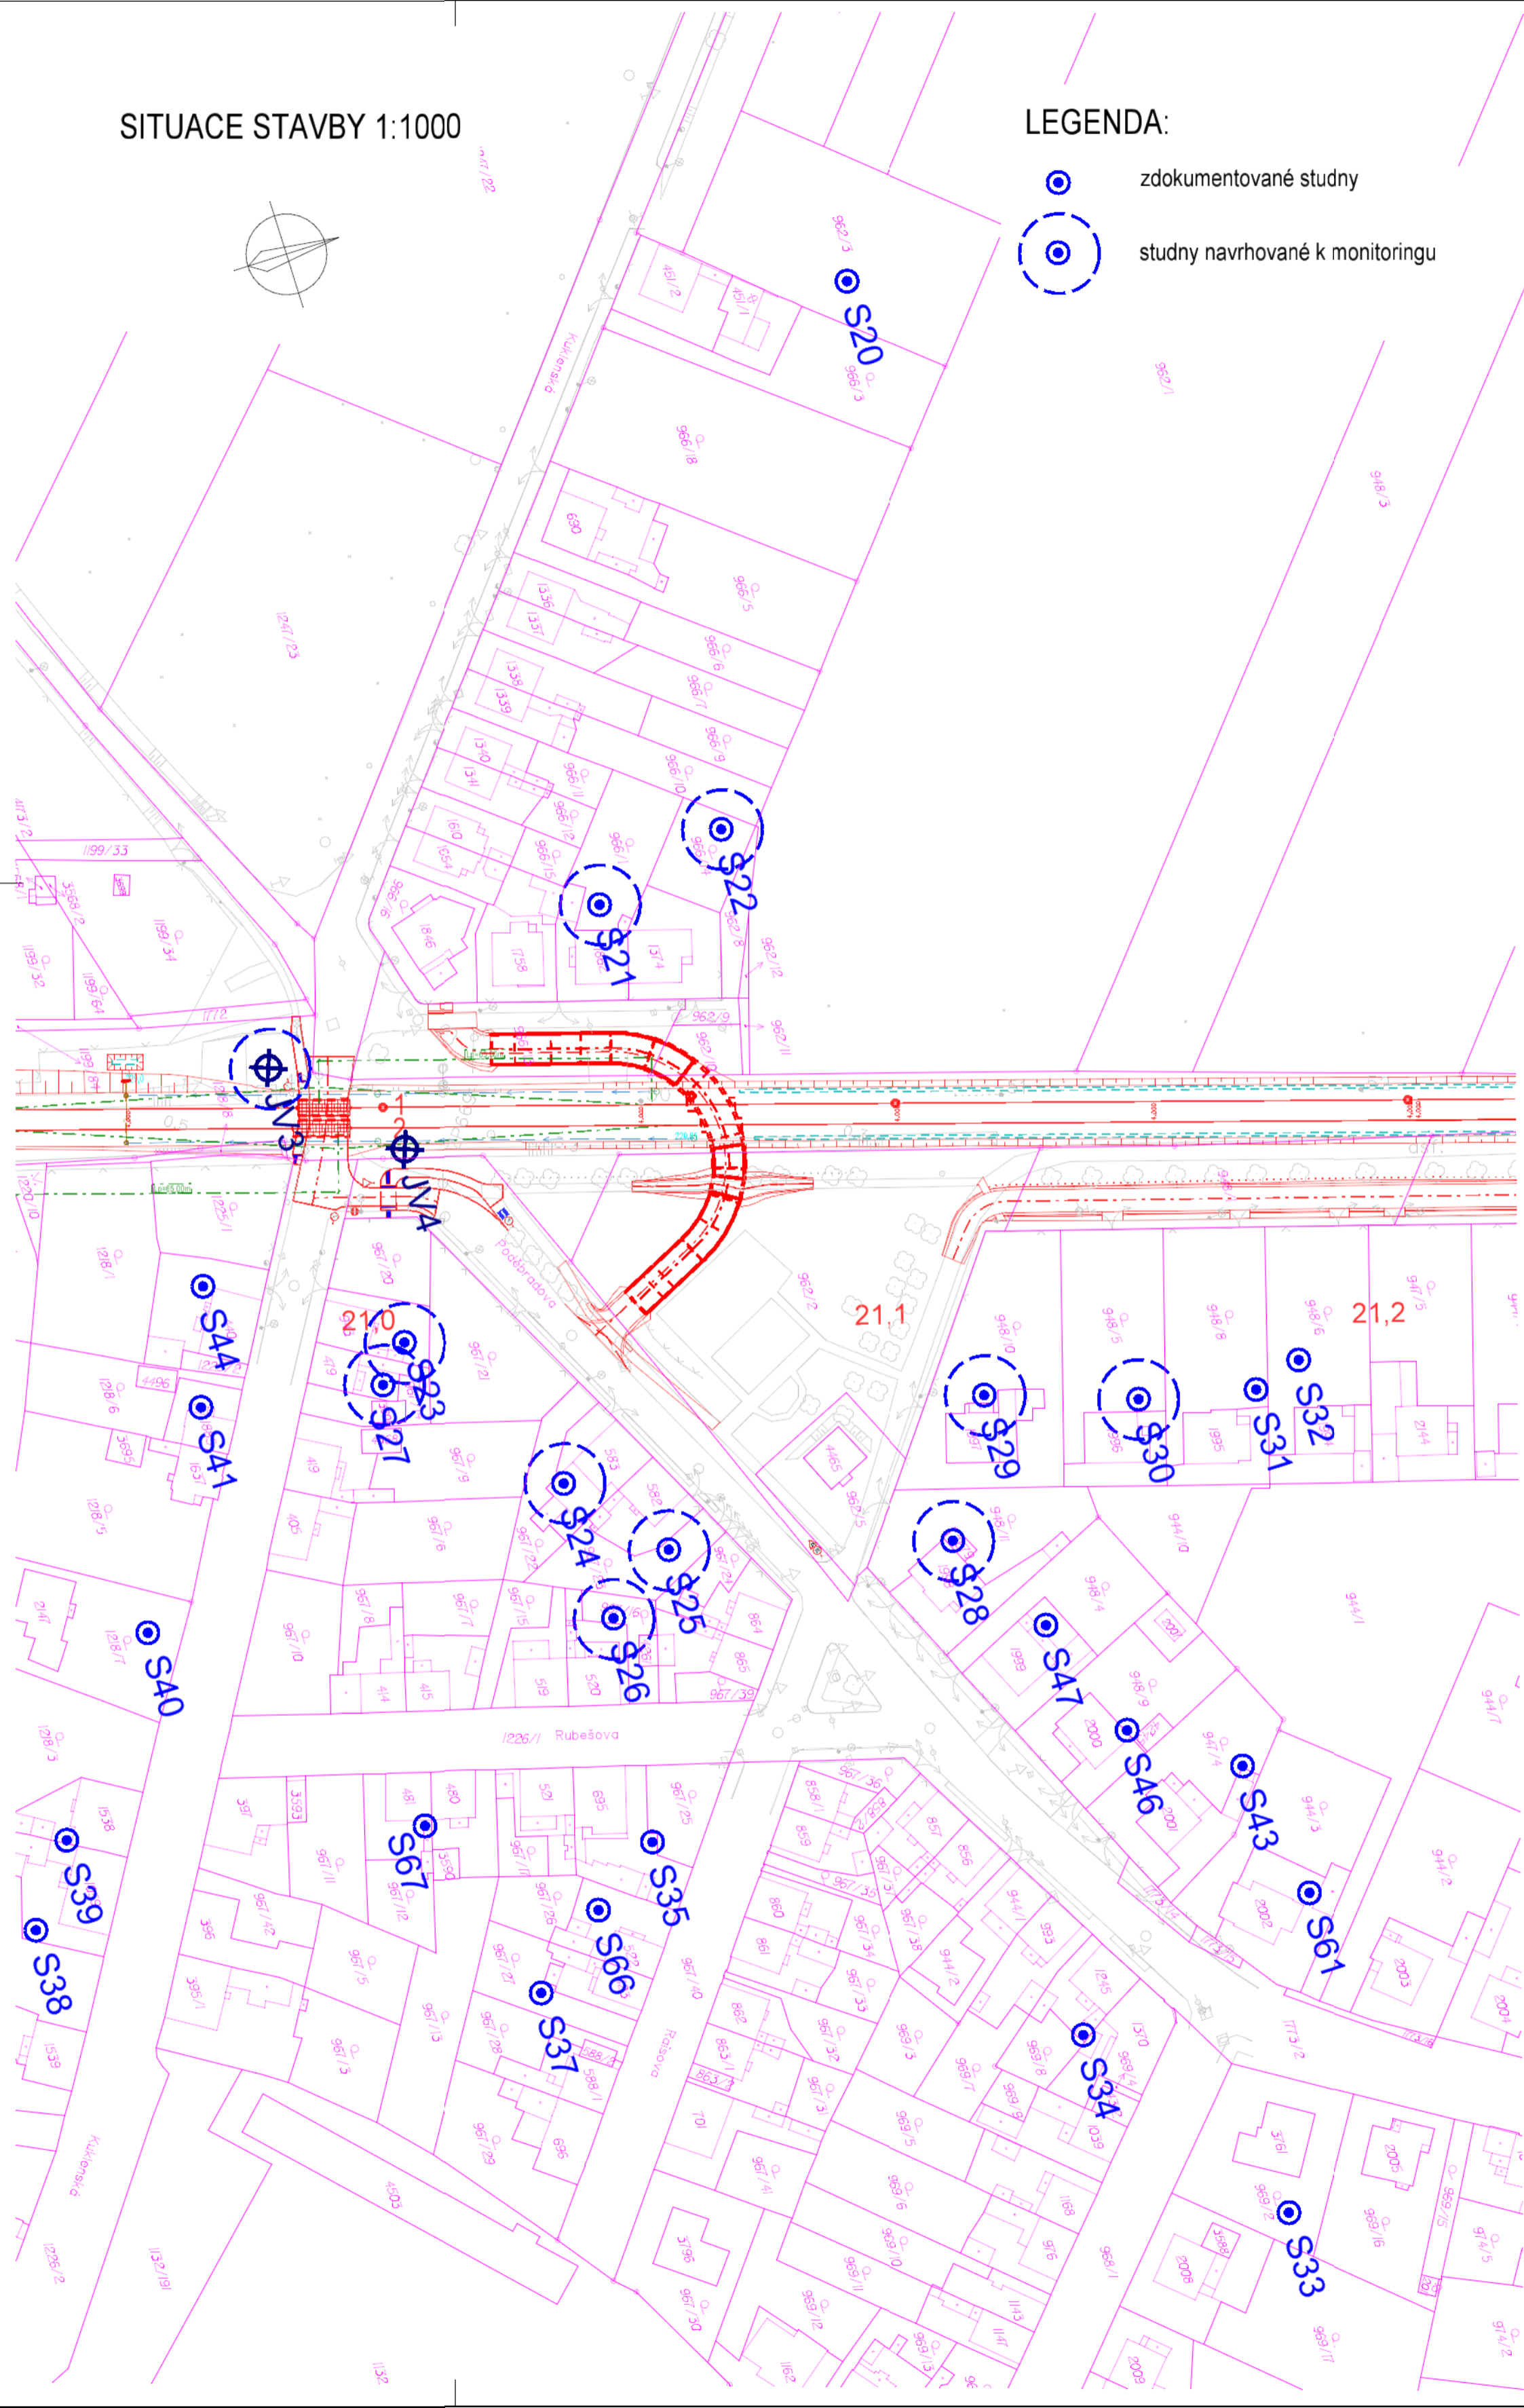

# SO 220-81-01 ČÁST E.1.5.3

PO PŘIPOMÍNKÁCH 11/2016

Číslo změny:	Obsah změny:	Datum změny:
01	-	-
02	-	-
03	-	-

Objednatel:	Správa železniční dopravní cesty, státní organizace Dlážděná 1003/7 110 00 Praha 1
-------------	--

Objednatel:	Statutární město Hradec Králové Československé armády 408 502 00 Hradec Králové
-------------	---

Generální projektant:	SUDOP PRAHA a.s. Olšanská 1a, 130 80 Praha 3 tel.: +420 267 094 111 fax: +420 224 230 316 e-mail: praha@sudop.cz	Hlavní inženýr projektu: ING. DANIEL FILIP
		Garant profese: ING. PETR VULTERYN

Středisko: 202 SILNIC A DÁLNIC			
Vedoucí střediska: ING. HANA STAŇKOVÁ	Odpovědný projektant SO, IO, PS: ING. PETR VULTERYN	Vypracoval: ING. PETR VULTERYN	Kontroloval: ING. MARTIN KAŠPAR

Název akce:	MODERNIZACE TRATI HRADEC KRÁLOVÉ - PARDUBICE - CHRUDIM, 2. STAVBA, ZDVOUKOLEJNĚNÍ OPATOVICE NAD LABEM - HRADEC KRÁLOVÉ		Číslo smlouvy: 15-109.250
Část:	HYDROTECHNICKÉ OBJEKTY		Projektový stupeň: PŘÍPRAVNÁ DOKUMENTACE
Název přílohy:	Situace č.2 - Podchod Kuklenská		Datum: 03/2017
	Měřítko: 1:500	Počet formátů: 6 x A4	Číslo části: E.1.5.3
			Číslo přílohy: 2.2