


SITUACE STAVBY 1:500

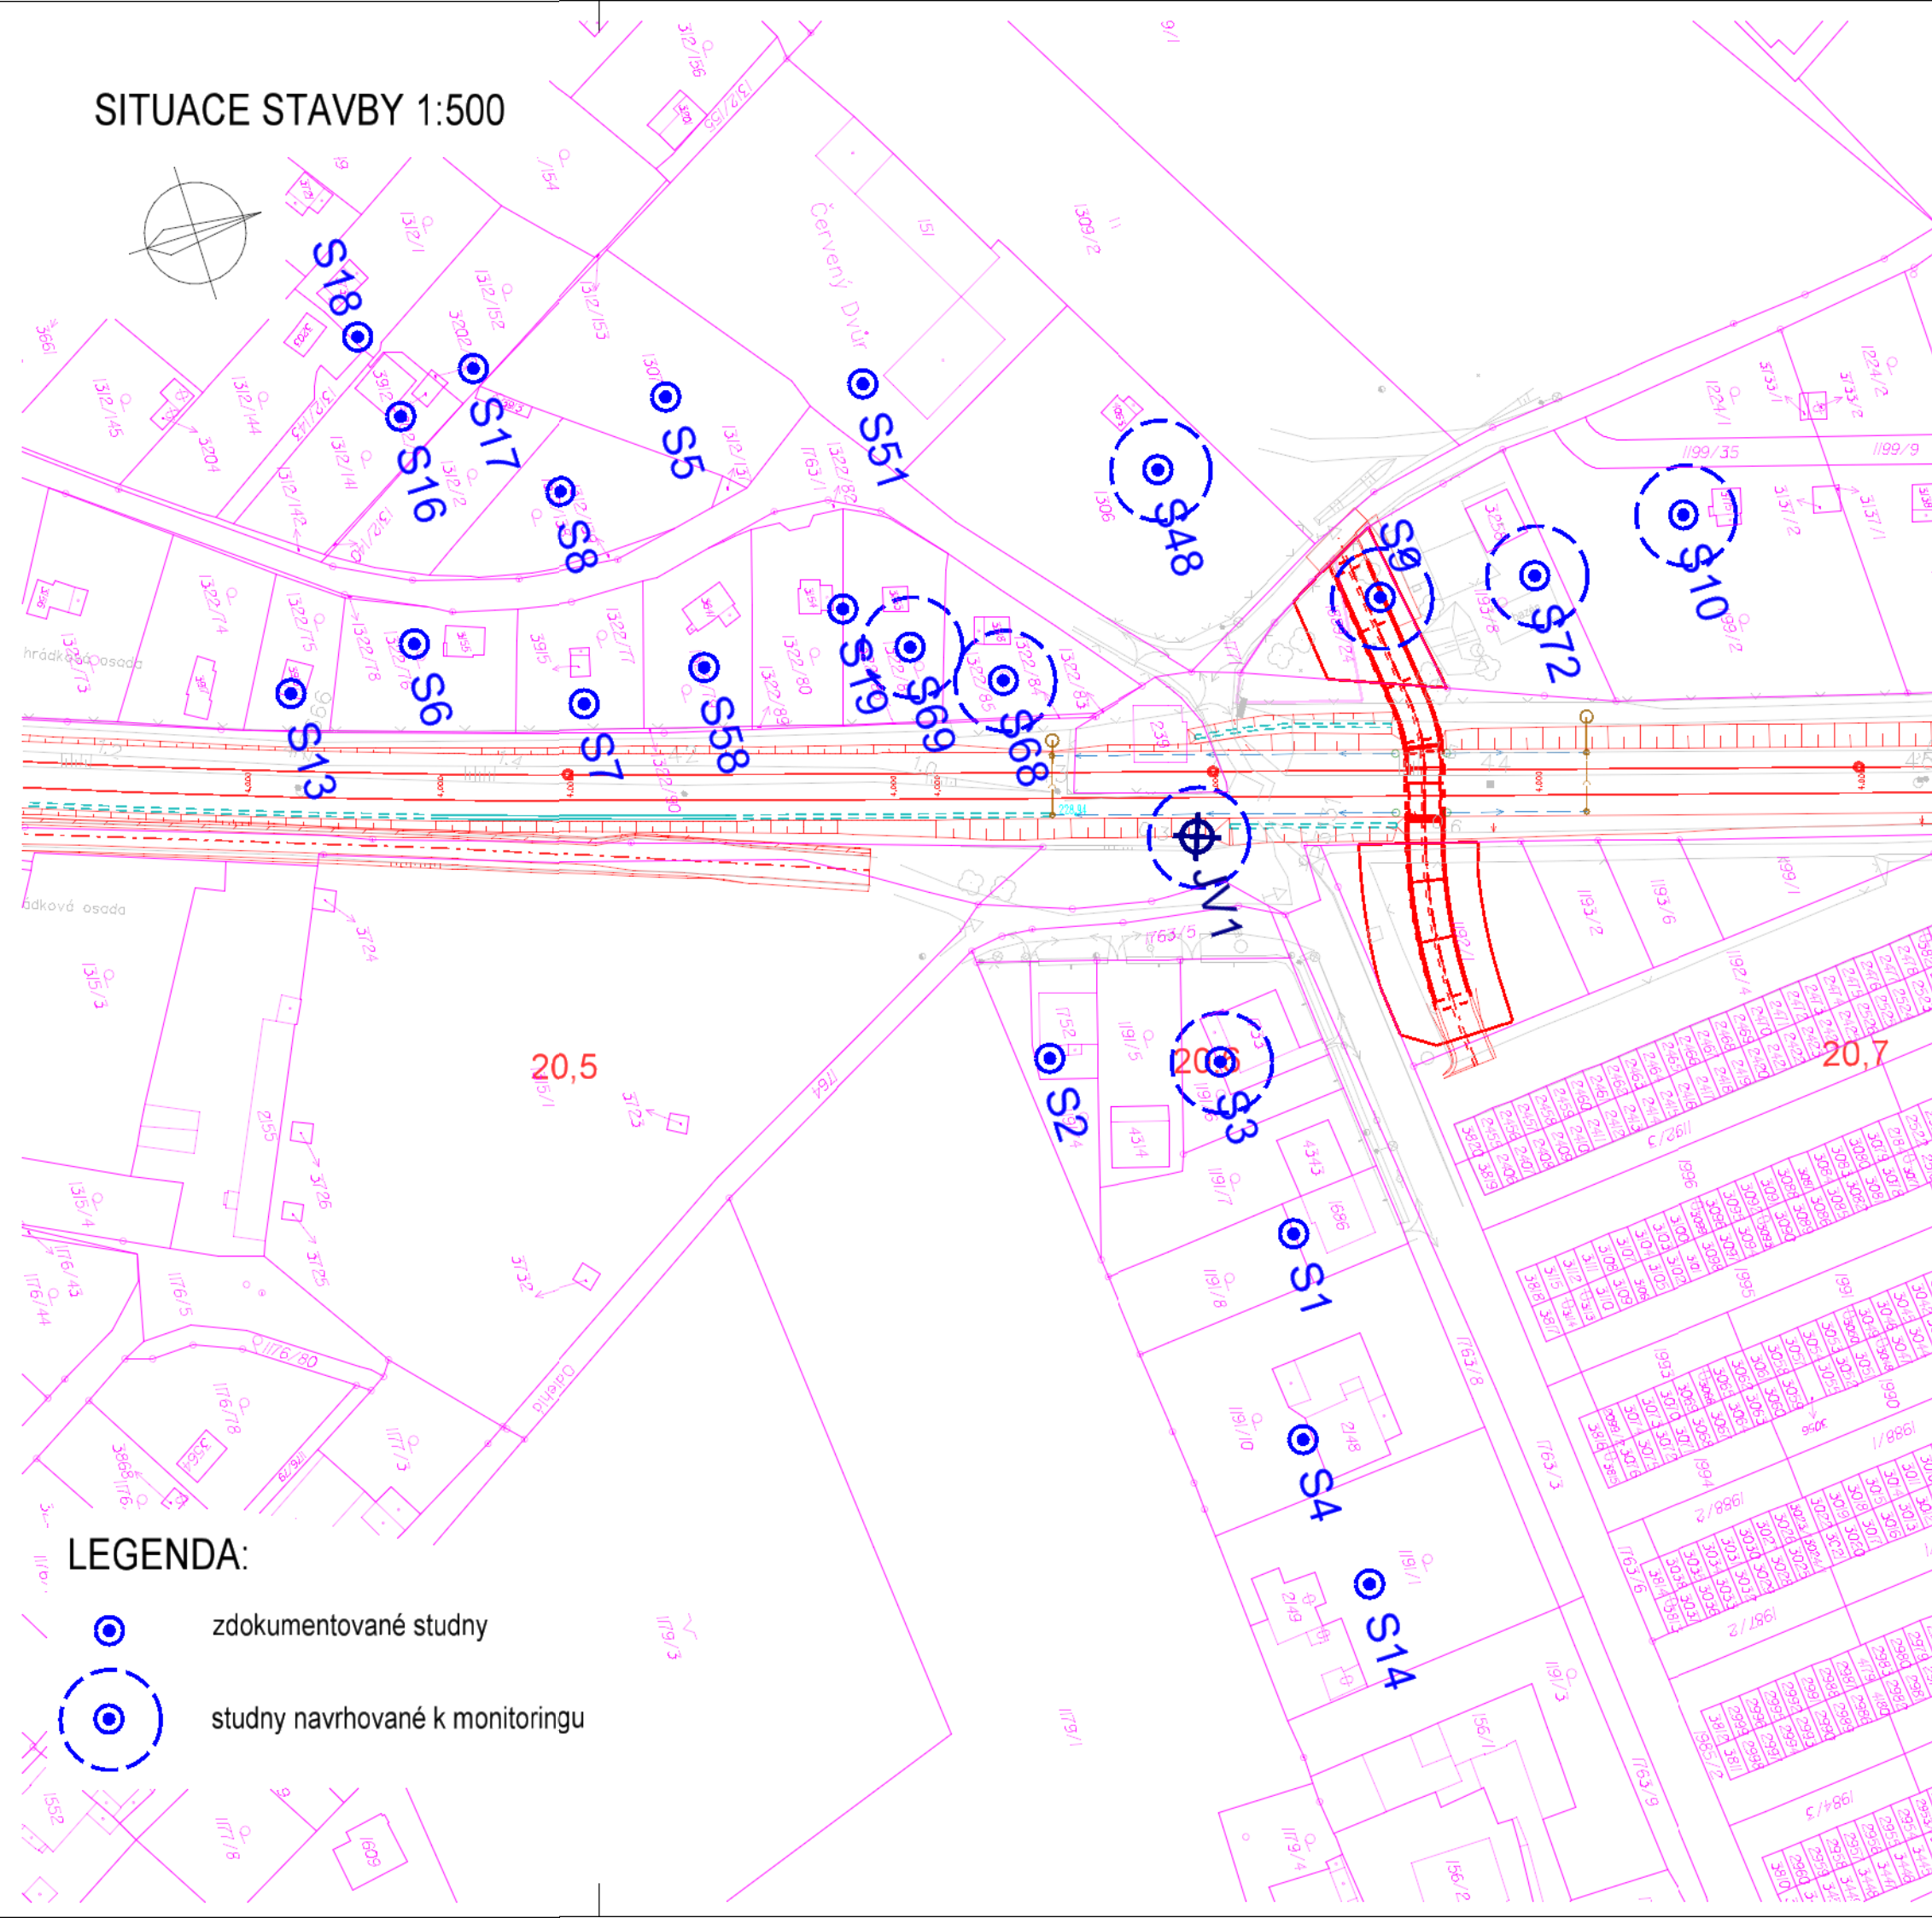

LEGENDA:

- zdokumentované studny
- studny navrhované k monitoringu

SO 230-81-01 ČÁST E.1.5.3

PO PŘIPOMÍNKÁCH 11/2016

Číslo změny:	Obsah změny:	Datum změny:
01	-	-
02	-	-
03	-	-

Objednatel: Správa železniční dopravní cesty, státní organizace Dlážděná 1003/7 110 00 Praha 1
--

Objednatel: HRADEC KRÁLOVÉ	Statutární město Hradec Králové Československé armády 408 502 00 Hradec Králové
--	---

Generální projektant: 	SUDOP PRAHA a.s. Olšanská 1a, 130 80 Praha 3 tel.: +420 267 094 111 fax: +420 224 230 316 e-mail: praha@sudop.cz	Hlavní inženýr projektu: ING. DANIEL FILIP Garant profese: ING. PETR VULTERÝN
----------------------------------	--	--

Středisko: 202 SILNIC A DÁLNIC	Vedoucí střediska: ING. HANA STAŇKOVÁ	Odpovědný projektant SO, IO, PS: ING. PETR VULTERÝN	Vypracoval: ING. PETR VULTERÝN	Kontroloval: ING. MARTIN KAŠPAR
--	---	---	--	---

Název akce: MODERNIZACE TRATI HRADEC KRÁLOVÉ - PARDUBICE - CHRUDIM, 2. STAVBA, ZDVOUKOLEJNĚNÍ OPATOVICE NAD LABEM - HRADEC KRÁLOVÉ	Číslo smlouvy: 15-109.250
Část: HYDROTECHNICKÉ OBJEKTY	Projektový stupeň: PŘÍPRAVNÁ DOKUMENTACE
Název přílohy: Situace č.3 - Podchod Bezručova	Datum: 03/2017 Číslo části: E.1.5.3 Měřítko: 1:500 Počet formátů: 2 x A4 Číslo přílohy: 2.3